

MAPA SYTUACYJNO WYSOKOŚCIOWA
z uzbrojeniem podziemnym
SKALA 1:500
MAPA DO CELÓW PROJEKTOWYCH

woj. pomorskie
pow. wejherowski
gmina: Szemud
obręb: Koleczkowo
działka: 480/10
ul. Sportowa

stan (S+U+W) aktualny na dzień 02.04.2025 r.
układ odniesienia "2000/6"
poziom odniesienia "PL-EVRF2007-NH"

Sporządził :

GD.6640.2404.2025
Reda 02.04.2025 r.

Pomiar szczegółów metodą bezpośrednią

Wszelkie trwałe obiekty budowlane
podlegają wytyczeniu przez jednostkę
wykonawstwa geodezyjnego.

UWAGA !

Nie badano obciążeń nieruchomości
Nie wyklucza się istnienia innych
nie wykazanych na niniejszej mapie
urządzeń podziemnych, które nie były
zgłoszone do inwentaryzacji.

w zakresie opracowania znajduje się
projektowana sieć teletechniczna

----- zakres opracowania


Poświadczam, że niniejszy dokument został opracowany w wyniku prac geodezyjnych i kartograficznych, których rezultaty zawiera operat techniczny pozytywnie zweryfikowany. Jednocześnie informuję, że jestem świadomy odpowiedzialności karnej za złożenie fałszywego oświadczenia	
Identyfikator zgłoszenia prac geodezyjnych	GD.6640.2404.2025
Organ służby geodezyjnej, który otrzymał zgłoszenie	Starostwo Powiatowe w Wejherowie
Wykonawca prac geodezyjnych	Wycena Nieruchomości, Usługi Geodezyjne AWIVA - Iwona Abramowicz
Nr oraz data sporządzenia dokumentu zawierającego wynik pozytywnej weryfikacji	Protokół Weryfikacji nr GD.6640.2404.2025.1 z dnia 02.04.2025 roku.
Imię i nazwisko oraz nr uprawnień zawodowych kierownika prac	Paweł Szczepanik Nr uprawnień 14859

USŁUGI GEODEZYJNE
mgr inż. Paweł Szczepanik
84-242 Rzeszów, ul. Łąkowa 37/12
tel. 604-631-620
NIP 566-143-90-16, REGON 191051153
GEODETA UPRAWNIONY
mgr inż. Paweł Szczepanik
Nr upr. 14859

Signed by /
Podpisano przez:

Paweł Stanisław
Szczepanik

Date / Data:
2025-04-02 14:39

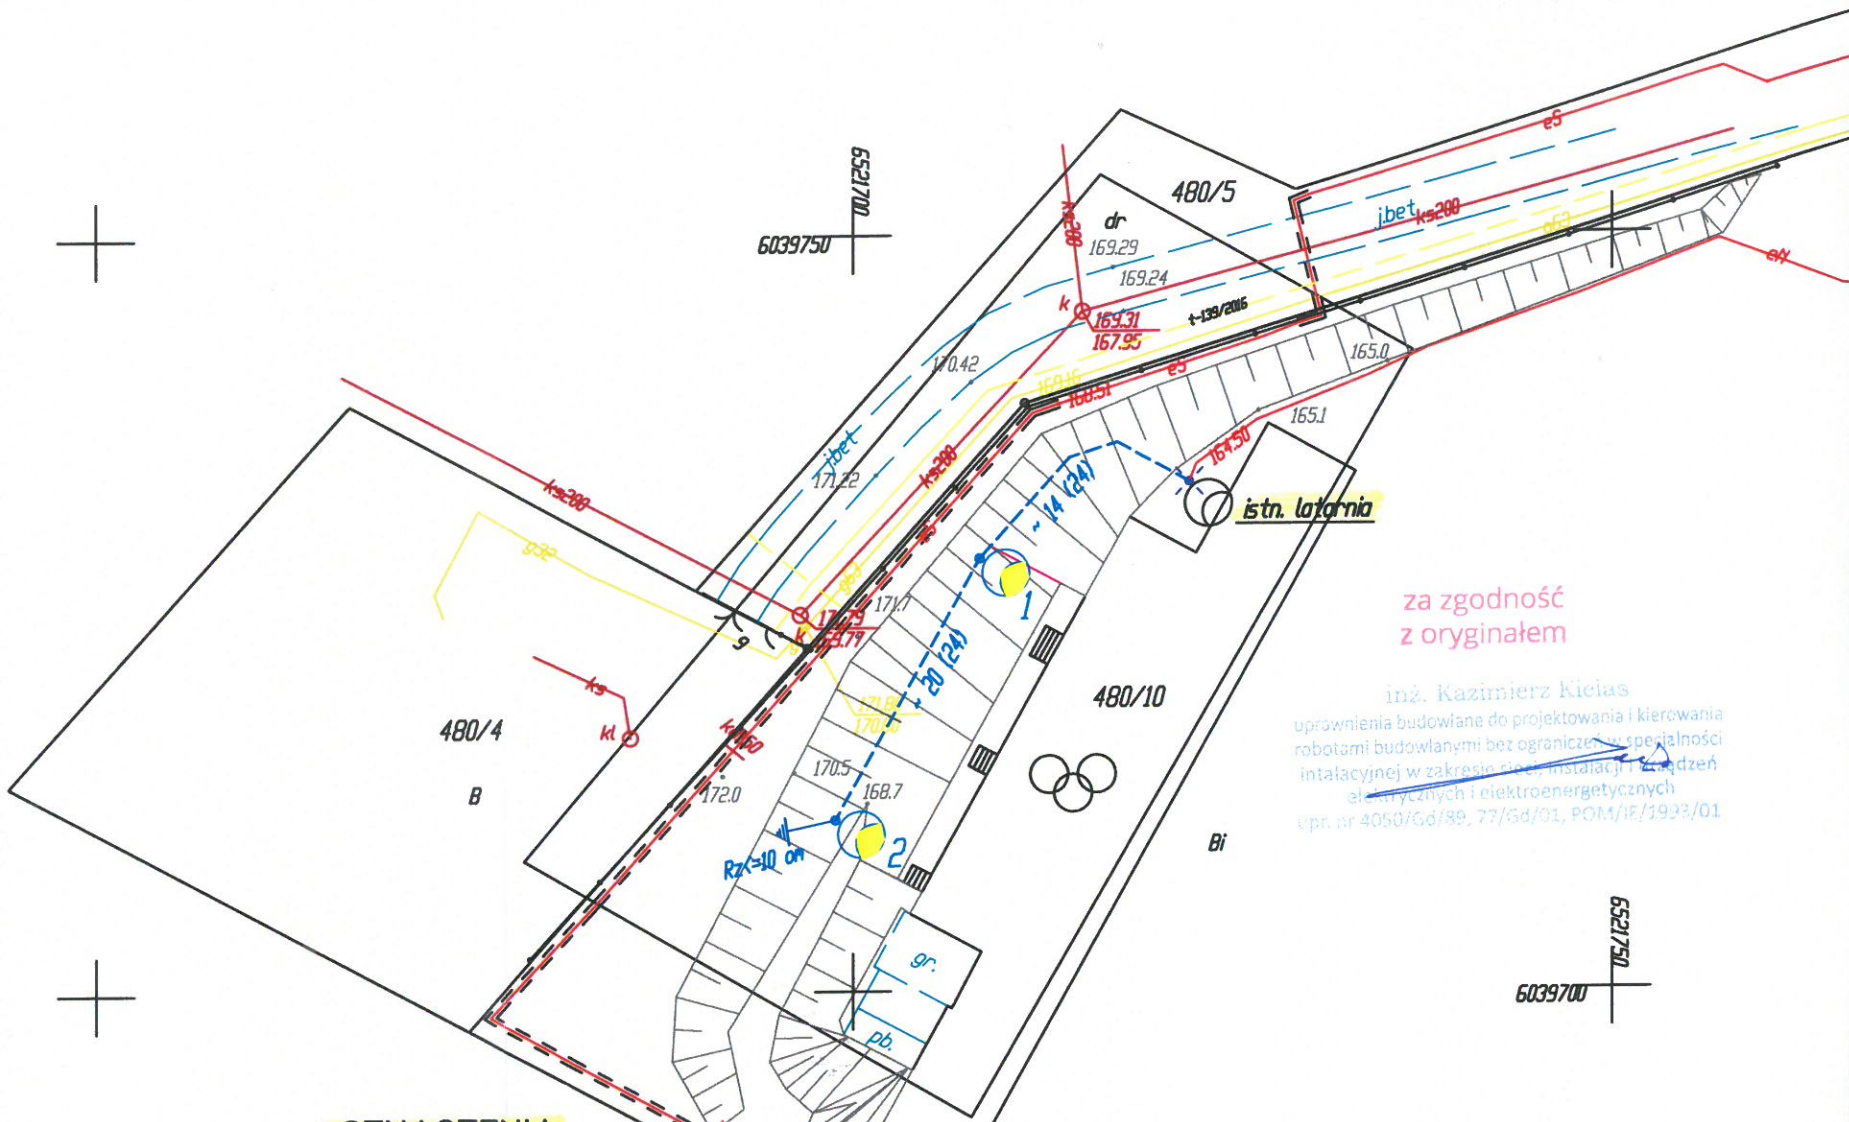

OZNACZENIA

- proj. kabel ośw. nn-0,4kV, YAKXs4x25
- proj. oprawa typu LED 34W AVENIDA
montowana na sł. o.c. valmont o l=5m
- istn. latarnia z opr. LED 34W AVENIDA
- istn. kabel ośw. nn
- długość całkowita kabla nn
~ 20(24) m
- odl. kabla nn między latarniami
- razem z proj. kablem ośw. układać płaskownik
FeZn25x4

OCHRONA DODATKOWA
Szybkie Wyłączanie Zasilania

BIURO USŁUG PROJEKTOWYCH 84-242 Luzino, ul. Wybickiego 1		Nr szafki SO-UG warunki
Projekt zagospodarowania terenu		
Umowa/Warunki budowy		
Adres inwestycji Budowa ośw. placu sportowego na dz. nr 480/10 w Koleczkowie, gm. Szemud (linia ośw. kablowa nn-0,4kV)		
Inwestor: GMINA SZEMUD. 84-217 Szemud, ul. Samorządowa 1		
Projektował: Inż. Kazimierz Kielas upr. proj. Nr 77/Gd/01	podpis Inż. Bogdan Czupryński upr. proj. Nr 3882/Gd/88	Nr rys. E-01
Sprawił: Inż. Bogdan Czupryński upr. proj. Nr 3882/Gd/88	data 05.06.25 skala 1:500	